
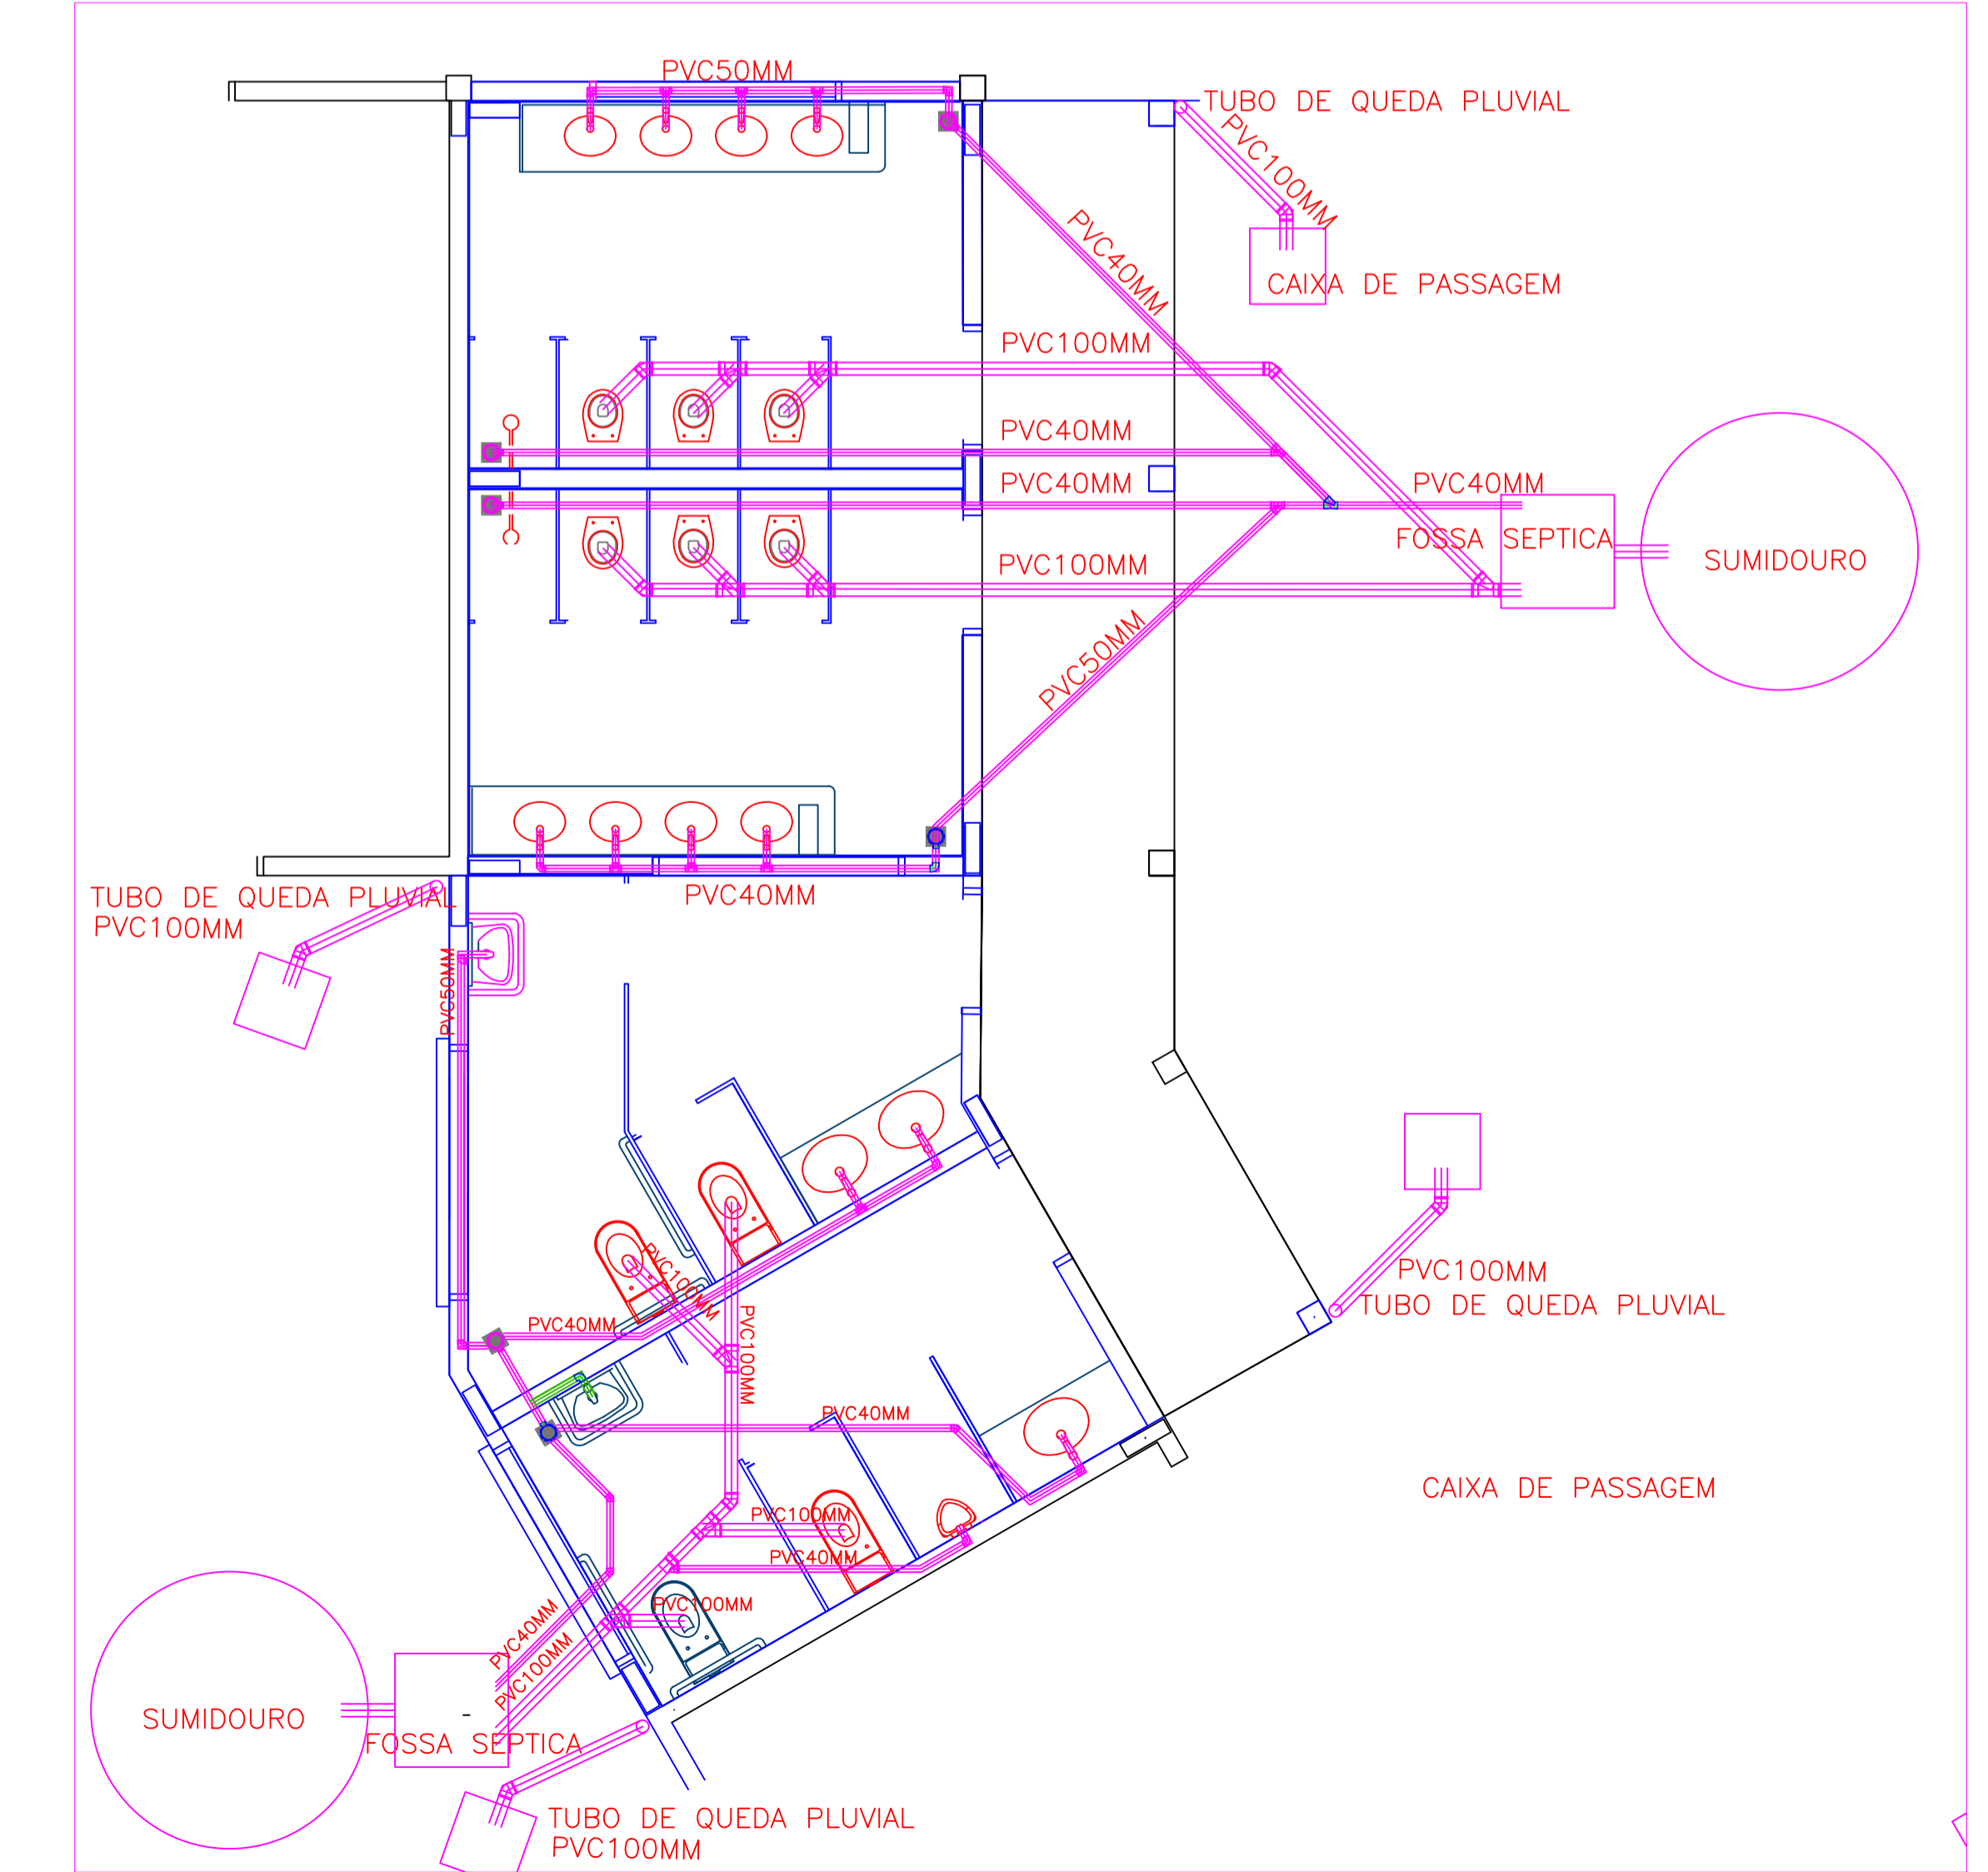
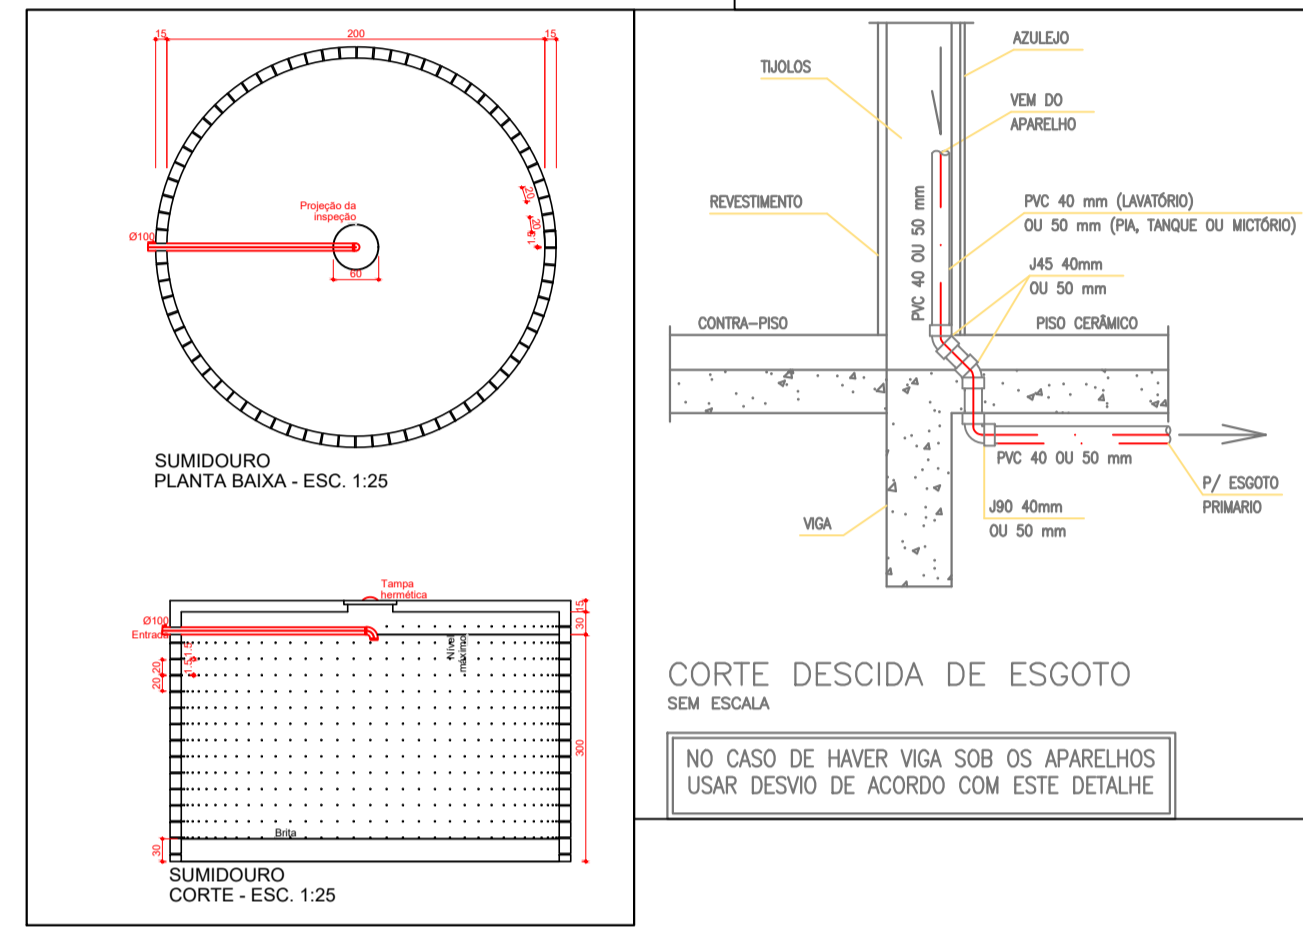
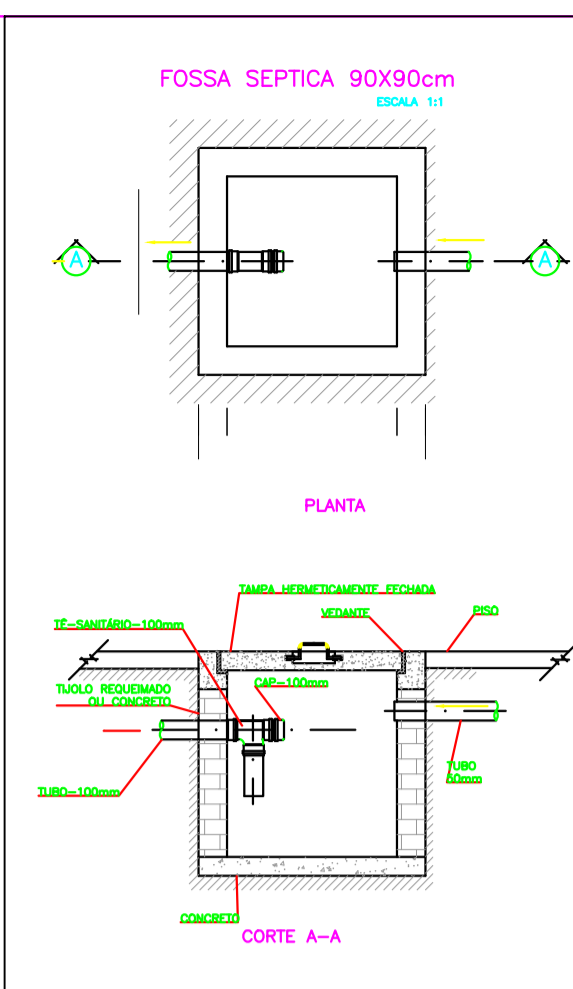


PLANTA BAIXA - COZINHA
ESCALA 1/50

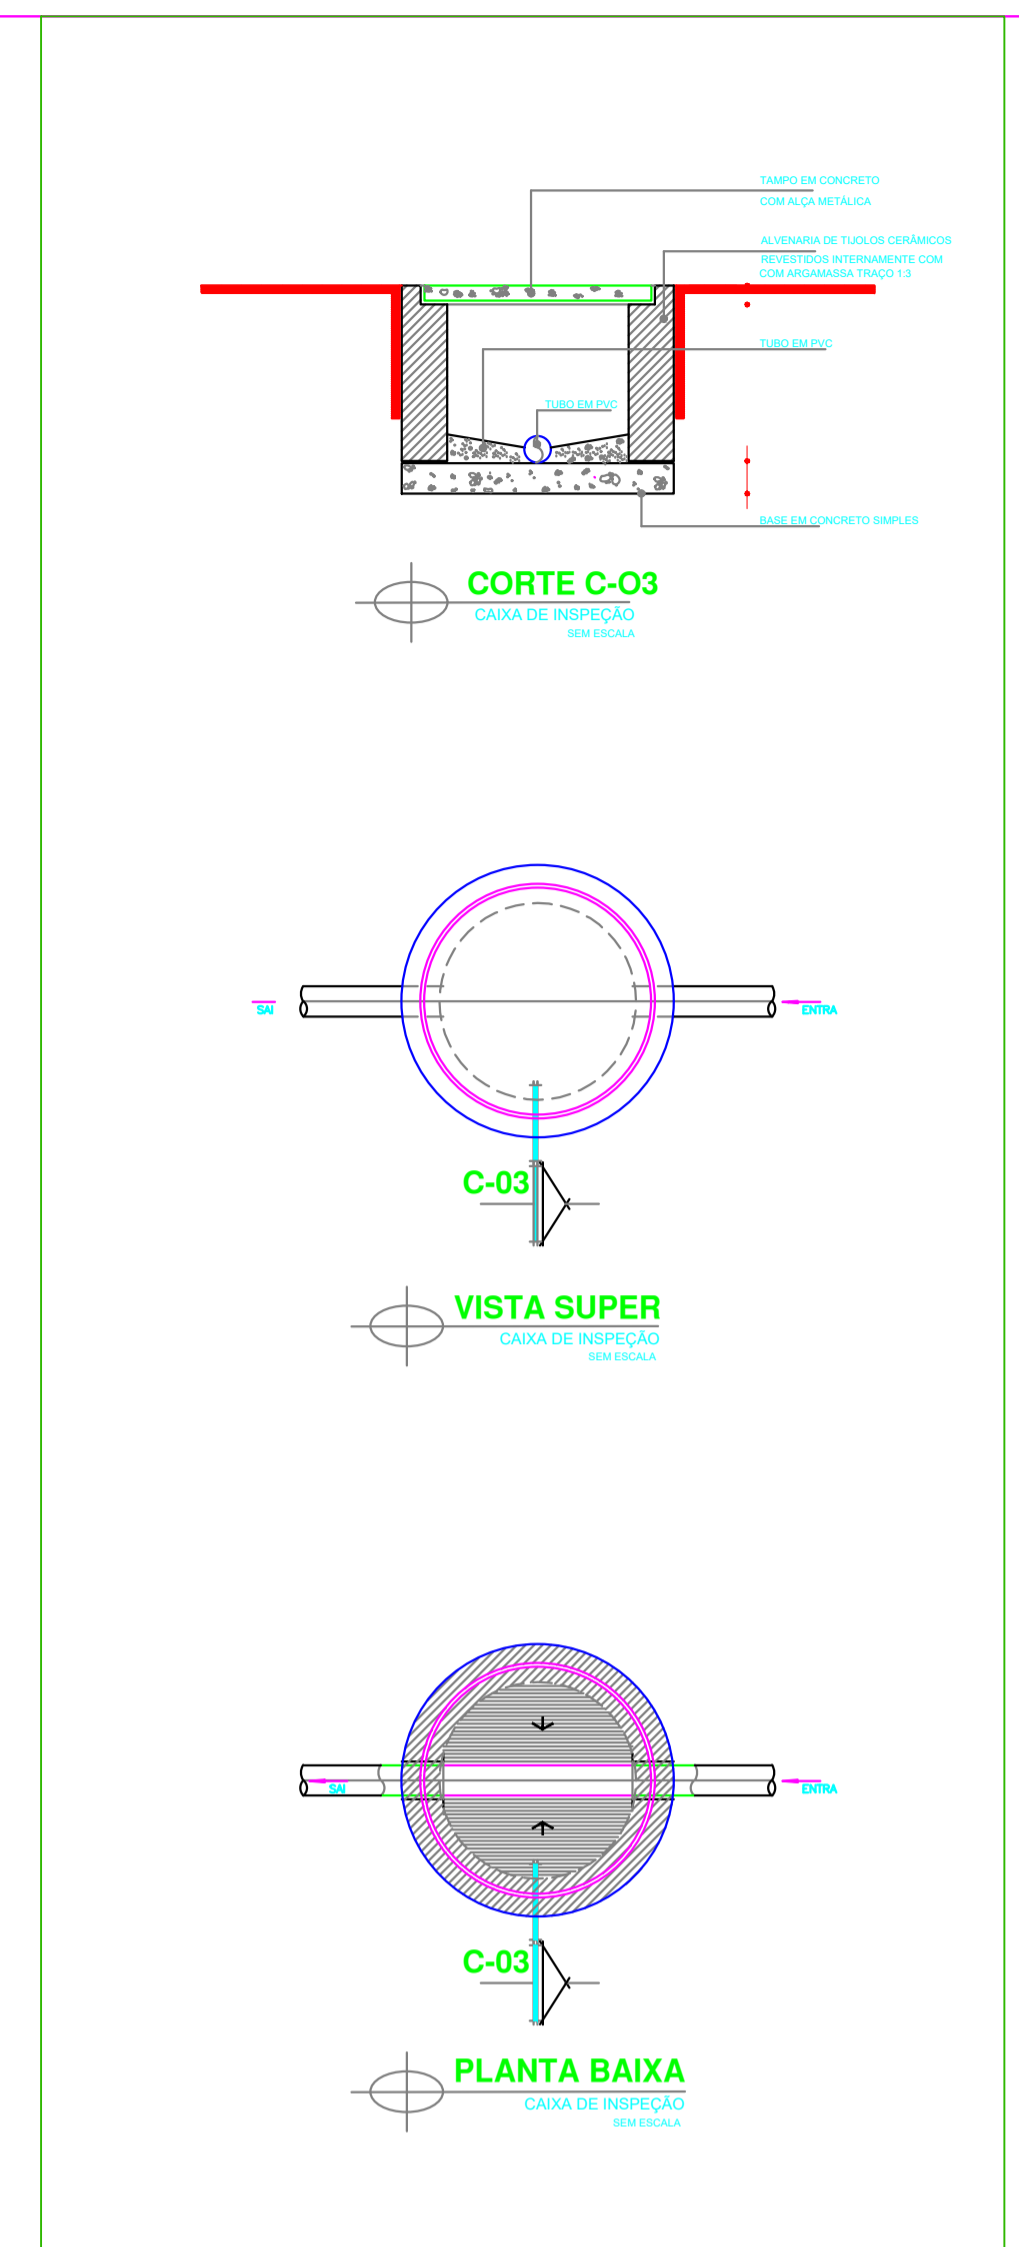

PLANTA SANITÁRIO - BANHEIROS
ESCALA 1/50

INSTALAÇÕES DE ESGOTO


ITEM	UNID.	QTDE.
TUBO PVC 40MM	M	59,82
TUBO PVC 100MM	M	31,29
JOELHO 45° PVC 40MM	UNID	8
TÊ PVC 40MM	UNID	9
JUNÇÃO SIMPLES PVC 40MM	UNID	4
JOELHO 90° PVC 40MM	UNID	24
JOELHO 45° PVC 100MM	UNID	4
TÊ PVC 100MM	UNID	0
JUNÇÃO SIMPLES PVC 100MM	UNID	8
JOELHO 90° PVC 100MM	UNID	10
RALO SIFONADO	UNID	6
CAIXA DE GORDURA	UNID	1
CAIXA DE INSPEÇÃO	UNID	1
SUMIDOURO	UNID	3
FOSSA SEPTICA	UNID	3

INSTALAÇÕES DE ÁGUAS PLUVIAIS

ITEM	UNID.	QTDE.
TUBO PVC 100MM	M	31,29
CAIXA HIDRÁULICA	UNID	7
CURVA 90° PVC 100MM	UNID	14
JOELHO 45° PVC 100MM	UNID	4

ACESSÓRIOS

ITEM	UNID.	QTDE.
VASO SANITÁRIO INFANTIL C/ TAMPA	UNID	6
VASO SANITÁRIO C/ CX. ACOPLADA C/ TAMPA	UNID	2
VASO SANITÁRIO PCD C/ TAMPA	UNID	2
CHUVEIRO ELÉTRICO	UNID	2
MICTÓRIO	UNID	1
LAVATORIO ÁREA SERVIÇO	UNID	1
TANQUE ÁREA SERVIÇO	UNID	1

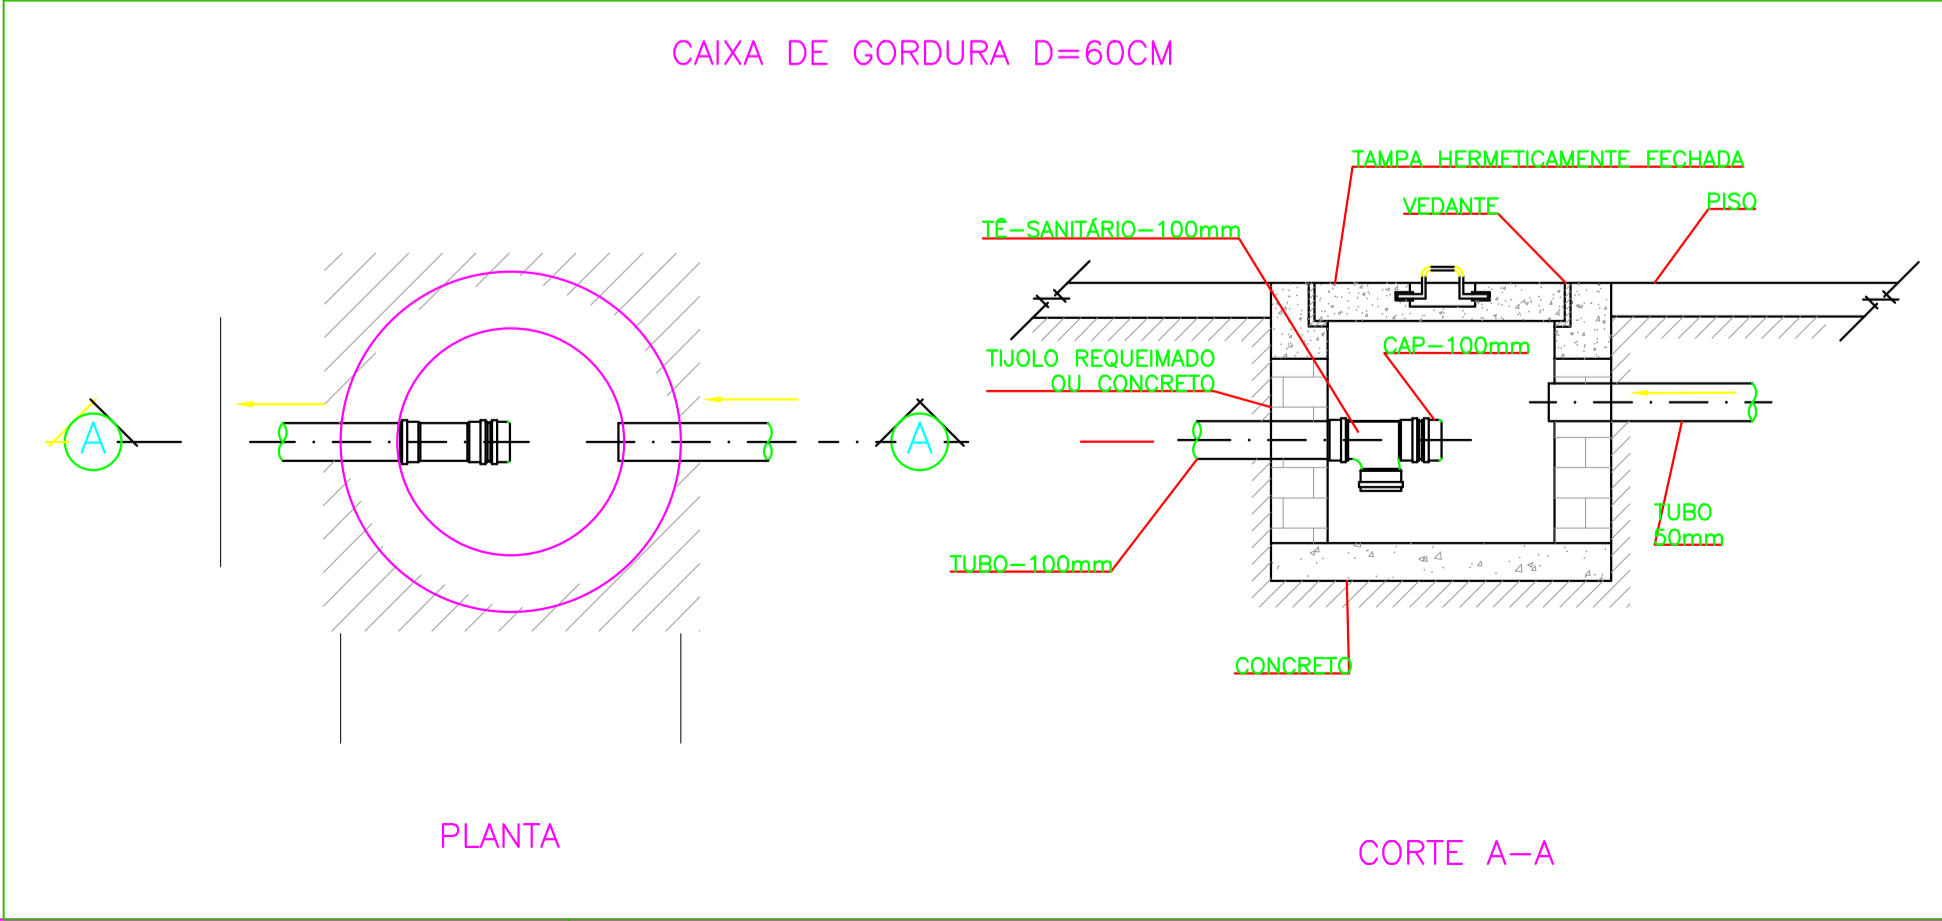

LEGENDA

	CAIXA DE INSPEÇÃO ESGOTO SIMPLES 60 x 90 cm		CAIXA DE GORDURA
	CAIXA DE ESGOTO		RALO SIFONADO
	BUCHA DE REDUÇÃO LONGA		RAMAIS DE VENTILAÇÃO
	RALO		REDUÇÃO EXCÊNTRICA
	RALO SECO		REDUÇÃO EXCÊNTRICA - SUPERIOR
	TUBO PVC 40MM 59,82M		TÊ 45
	JOELHO 45		TÊ 90
	JOELHO 90		TÊ 90 COM REDUÇÃO
	JOELHO 90 - COLLINA		JUNÇÃO SIMPLES

APROVAÇÃO

OS DESENHOS SÃO INDICATIVOS DO SISTEMA E ASPECTO FINAL DESEJADO. A ESTABILIDADE E O PERFEITO FUNCIONAMENTO SÃO DE INTEIRA RESPONSABILIDADE DOS EXECUTORES.

Prefeitura Municipal de Itapejara D' Oeste
 CNPJ 76.995.430/0001-52 Estado do Paraná
Departamento de Urbanismo
 Avenida Manoel Ribas, 620, Centro, Cep 85.580-000, Fone (46) 3526 8300 / 8303

OBRA: **REFORMA E AMPLIAÇÃO ESCOLA IR. JOSAFAT KMITA**

PROJETO: **PROJETO SANITÁRIO**
 REFERÊNCIA: **CORTE PLANTA BANHEIROS PLANTA COZINHA**
 FOLHA Nº: **02** ESCALA: **INDICADA**
 DATA: **2-set-24**
 MOVEL: **LOTE: 01 QUADRA: 178**

PROPRIETÁRIO: **Vilmar Schmolter** RESPONSÁVEL TÉCNICO: **LEANDRO H. M. SANTOS**
 MUNICÍPIO DE ITAPEJARA D' OESTE CREA-PR 170817/D

DIREITOS AUTORAIS RESERVADOS QUALQUER MODIFICAÇÃO DEVERÁ TER AUTORIZAÇÃO DO DU - ITAPEJARA D'OESTE