



DETALHE HIDRAULICO

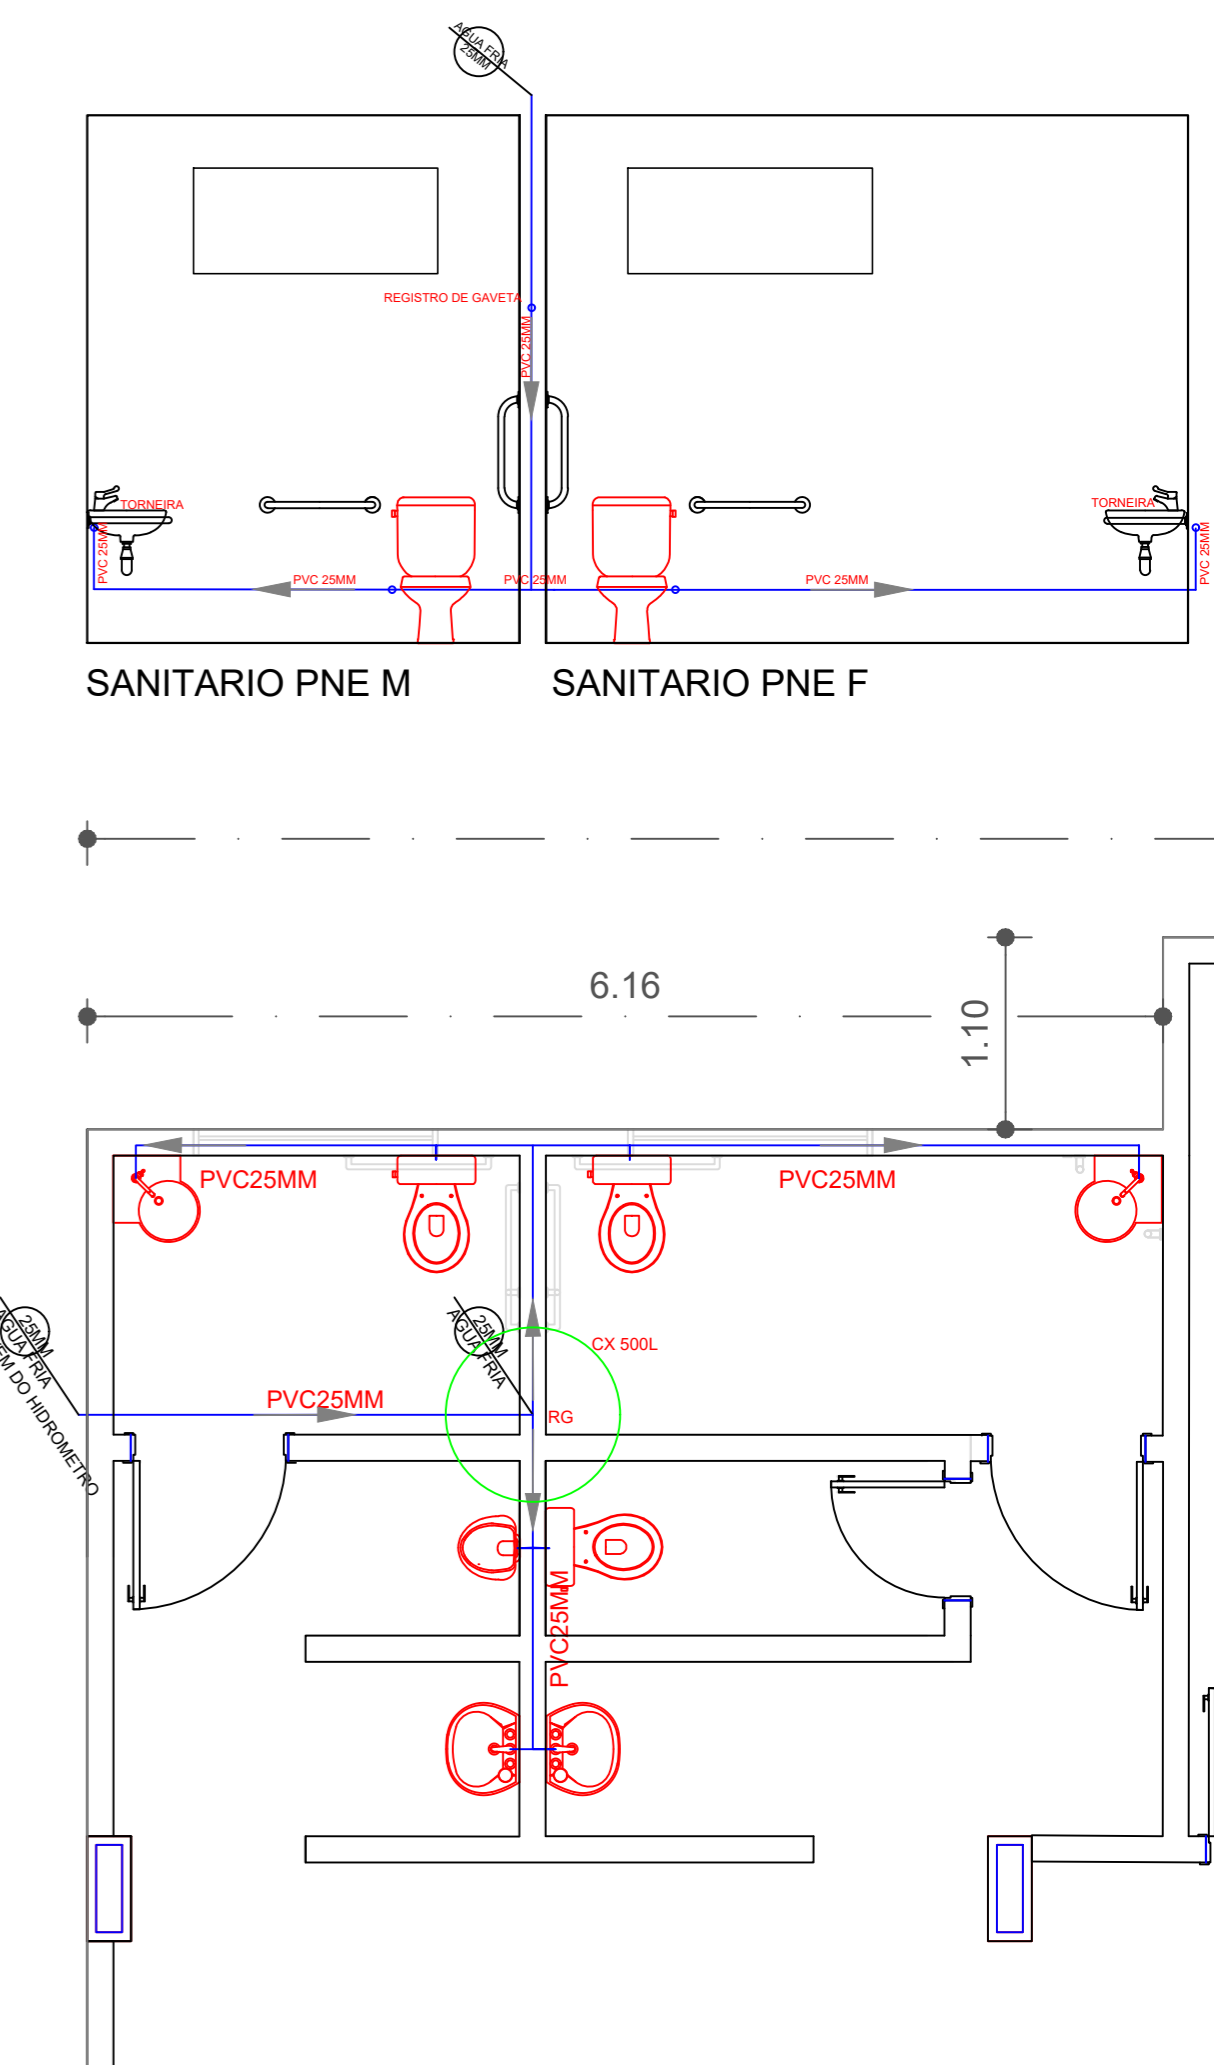

PLANTA BAIXA - SANITÁRIO/PLUVIAL
ESCALA 1/50

ÁGUA FRIA	
TUBO PVC 25MM	35,44M
JOELHO 90 GRAUS PVC 25MM	7 UNID
TE 90 GRAUS PVC 25MM	5 UNID
REGISTRO DE GAVETA	2 UNID
CAIXA D'ÁGUA 500 LITROS	1 UNID
PLUVIAL	
TUBO PVC 100MM (VERTICAL)	24,5M
TUBO PVC 100MM (ENCAMIN.)	53M
JUNÇÃO DUPLA 100MM	3 UNID
CURVA 90 GRAUS 100MM	14 UNID
CURVA 45 GRAUS 100MM	5 UNID

ESGOTO SANITÁRIO	
TUBO PVC 40MM	12,00M
TUBO PVC 100MM	11,00M
JOELHO 45 GRAUS PVC 40MM	5 UNID
JOELHO 90 GRAUS PVC 40MM	7 UNID
JOELHO 90 GRAUS PVC 100MM	5 UNID
JUNÇÃO SIMPLES PVC 100MM	2 UNID
RALO SIFONADO PVC 100MM X40MM	2 UNID
FOSSA SÉPTICA	1 UNID
SUMIDOURO	1 UNID

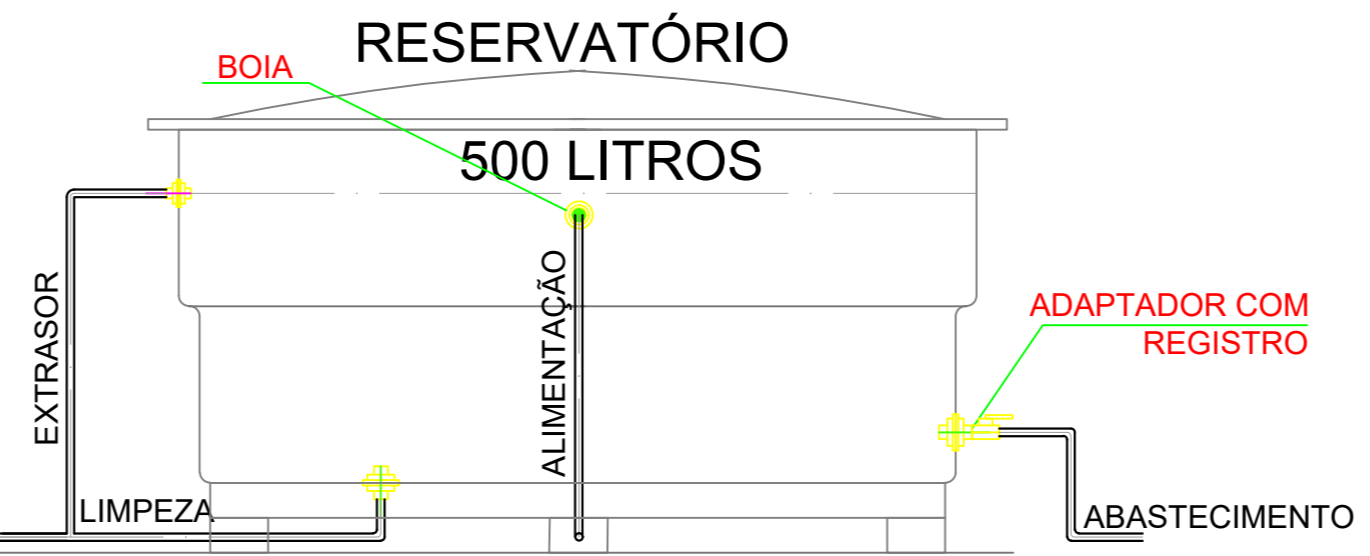

PREFEITURA MUNICIPAL DE ITAPEJARA D'OESTE - PR

DU - DEPARTAMENTO DE URBANISMO

FINALIDADE:
QUADRA DE ESPORTES JOSAFAT KMITA

REFERÊNCIA:

- PLANTA BAIXA
- DETALHE HIDRAULICO
- DETALHES

PRANCHA Nº
01 / 01

RESPOSÁVEL TÉCNICO DO PROJETO:
LEANDRO H. M. SANTOS - CREA PR-170817/D

CONTRATANTE:
VILMAR SCHMOLLER - PREFEITO MUNICIPAL

PROJETO:
HIDRAULICO/SANITÁRIO/PLUVIAL

ESCALA:
INDICADA

DATA:
16-mar-23

ARQUIVO:
ARQ QUADRA JK 12 03 24 COM 2 SALAS.DWG